


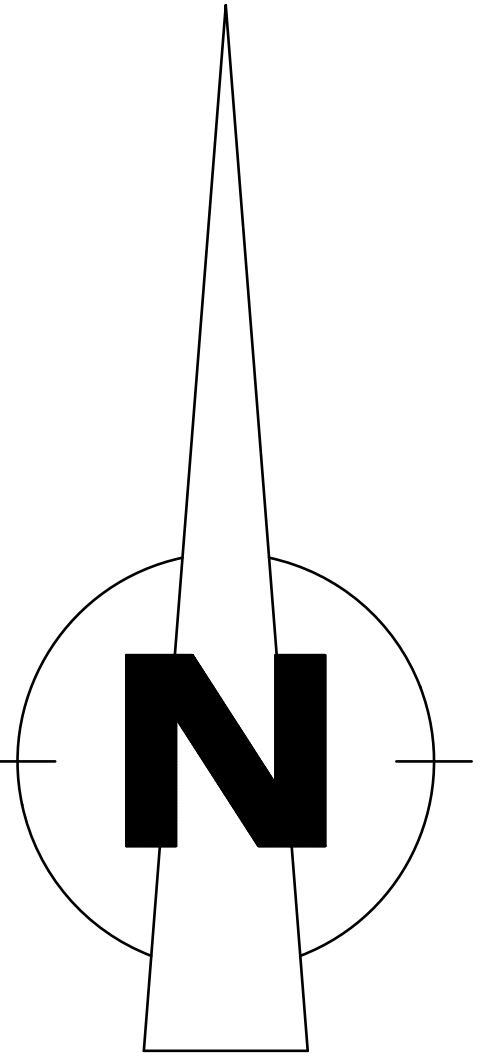

Projekt: Neubau Feuerwehr Osterröfneld		Projektnummer:
Planinhalt: Grundriss EG		Plannummer: 1
Planungsstand:		Maßstab: 1:100
Darstellungsart:		
Bauherr: Gemeinde Osterröfneld Über Amt Eiderkanal	Architekt:	Plandatum: .
		Index:
freigegeben:	Datum:	